


WĘZEL MONTAŻOWY "W7 - Hn DN80"

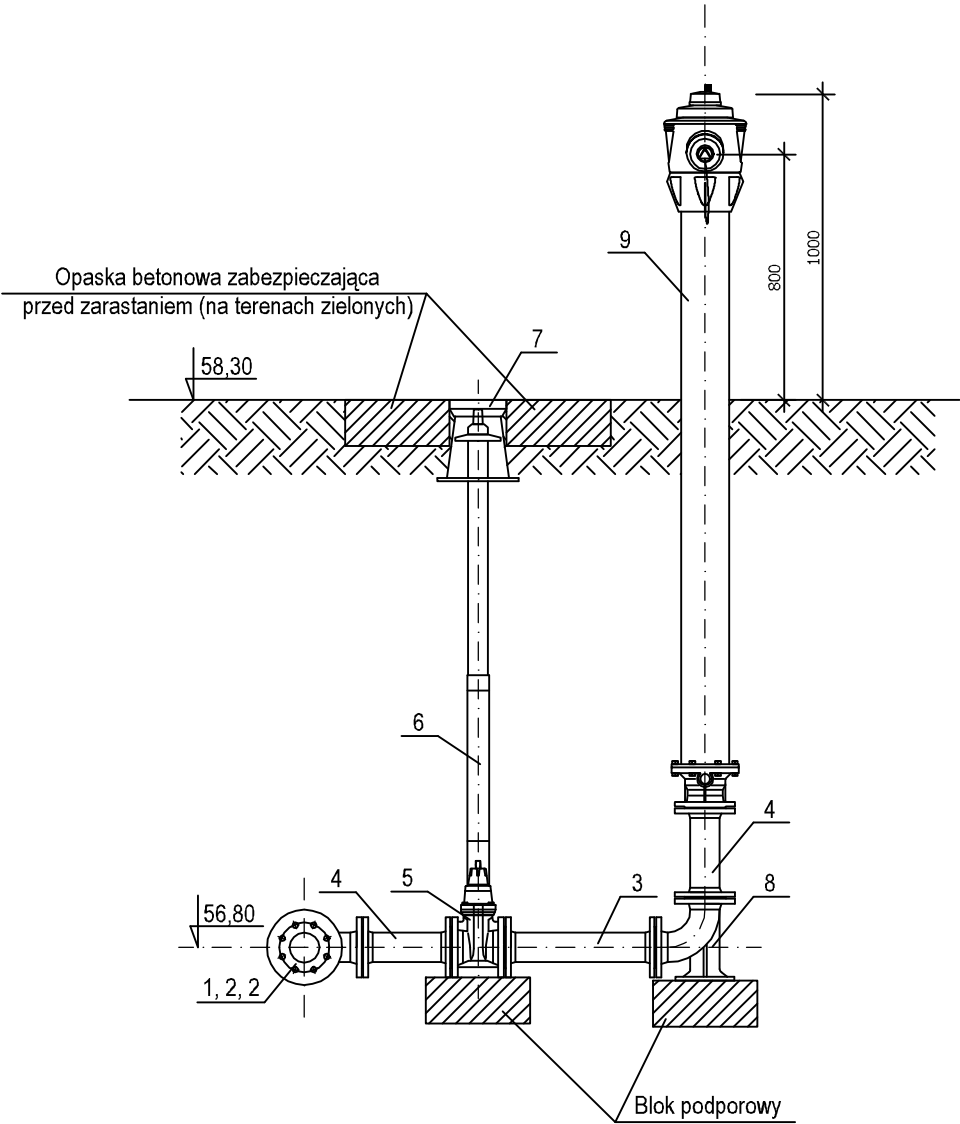

- OZNACZENIA:
- 1 - Trójnik kolnierzowy DN80/80, 90° z żeliwa sferoidalnego
 - 2 - Kolnierz specjalny w systemie 2000 do rur PVC i PE Ø90 / dn80 nr 0400 Hawle
 - 3 - Króciec dwukolnierzowy DN80, L = 500 mm z żeliwa sferoidalnego
 - 4 - Króciec dwukolnierzowy DN80, L = 300 mm z żeliwa sferoidalnego
 - 5 - Zasuwa klinowa kolnierzowa DN80, krótka typu Hawle-A, nr 4000A
 - 6 - Obudowa teleskopowa do zasuw DN80 (do 1,85 m)
 - 7 - Skrzynka uliczna żeliwna do zasuw (typ ciężki)
 - 8 - Kolano kolnierzowe DN80, 90° ze stopką z żeliwa sferoidalnego
 - 9 - Hydrant nadziemny żeliwny sztywny np. H4 DN80, L = 2350 mm

Uwaga.
Symbole i nazwy wyrobów użyte na rysunku są przykładowe i mają na celu wskazanie standardów jakościowych przyjętych systemów; możliwe jest zastosowanie produktów innych firm o równorzędnych parametrach technicznych z zachowaniem wymagań zawartych w Warunkach Technicznych Urzędu Gminy Malechowo.

Do montażu uzbrojenia sieci wodociągowej używać śrub nierdzewnych.

WĘZEL MONTAŻOWY NA SIECI WODOCIĄGOWEJ
SKALA 1:25

PROJEKT BUDOWLANY			
NAZWA I ADRES OBIEKTU	BUDYNEK UŻYTECZNOŚCI PUBLICZNEJ - DOM WIEJSKI W OSTROWCU Dz. Nr 409/81, 331/1, 335/18 - OBRĘB OSTROWIEC, GMINA MALECHOWO		SKALA 1: 25
INWESTOR	GMINA MALECHOWO, MALECHOWO 22 A, 76-142 MALECHOWO		NR RYSUNKU S4
PRZEDMIOT RYSUNKU	WĘZEL MONTAŻOWY NA SIECI WODOCIĄGOWEJ.		DATA 09.2017 r.
BRANŻA	IMIĘ I NAZWISKO	NR UPRAWNIEN	PODPIS
PROJEKTOWAŁ: BR. SANITARNA	mgr inż. Artur Kucharski	ZAP/0073/POOS/06 ZAP/IS/0318/04	
SPRAWDZIŁ: BR. SANITARNA	mgr inż. Leszek Łatowski	UAN/U/7342/120/91 ZAP/IS/1475/01	