


 
**PROFIL PODŁUŻNY
SIECI KANALIZACJI ŚCIEKOWEJ
SKALA 1:100/500**

Skrzyżowanie z istniejącym uzbrojeniem podziemnym naniesiono na podstawie mapy sytuacyjno-wysokościowej w skali 1:500.

Nie wyklucza się istnienia na terenie projektowanego rurociągu innego uzbrojenia podziemnego które nie zostało odnalezione w czasie inwentaryzacji geodezyjnej.

Dokładne rzędnę włączeń oraz istniejącego uzbrojenia ustalić po odkopaniu i ewentualnie przeprowadzić korektę pod nadzorem projektanta.

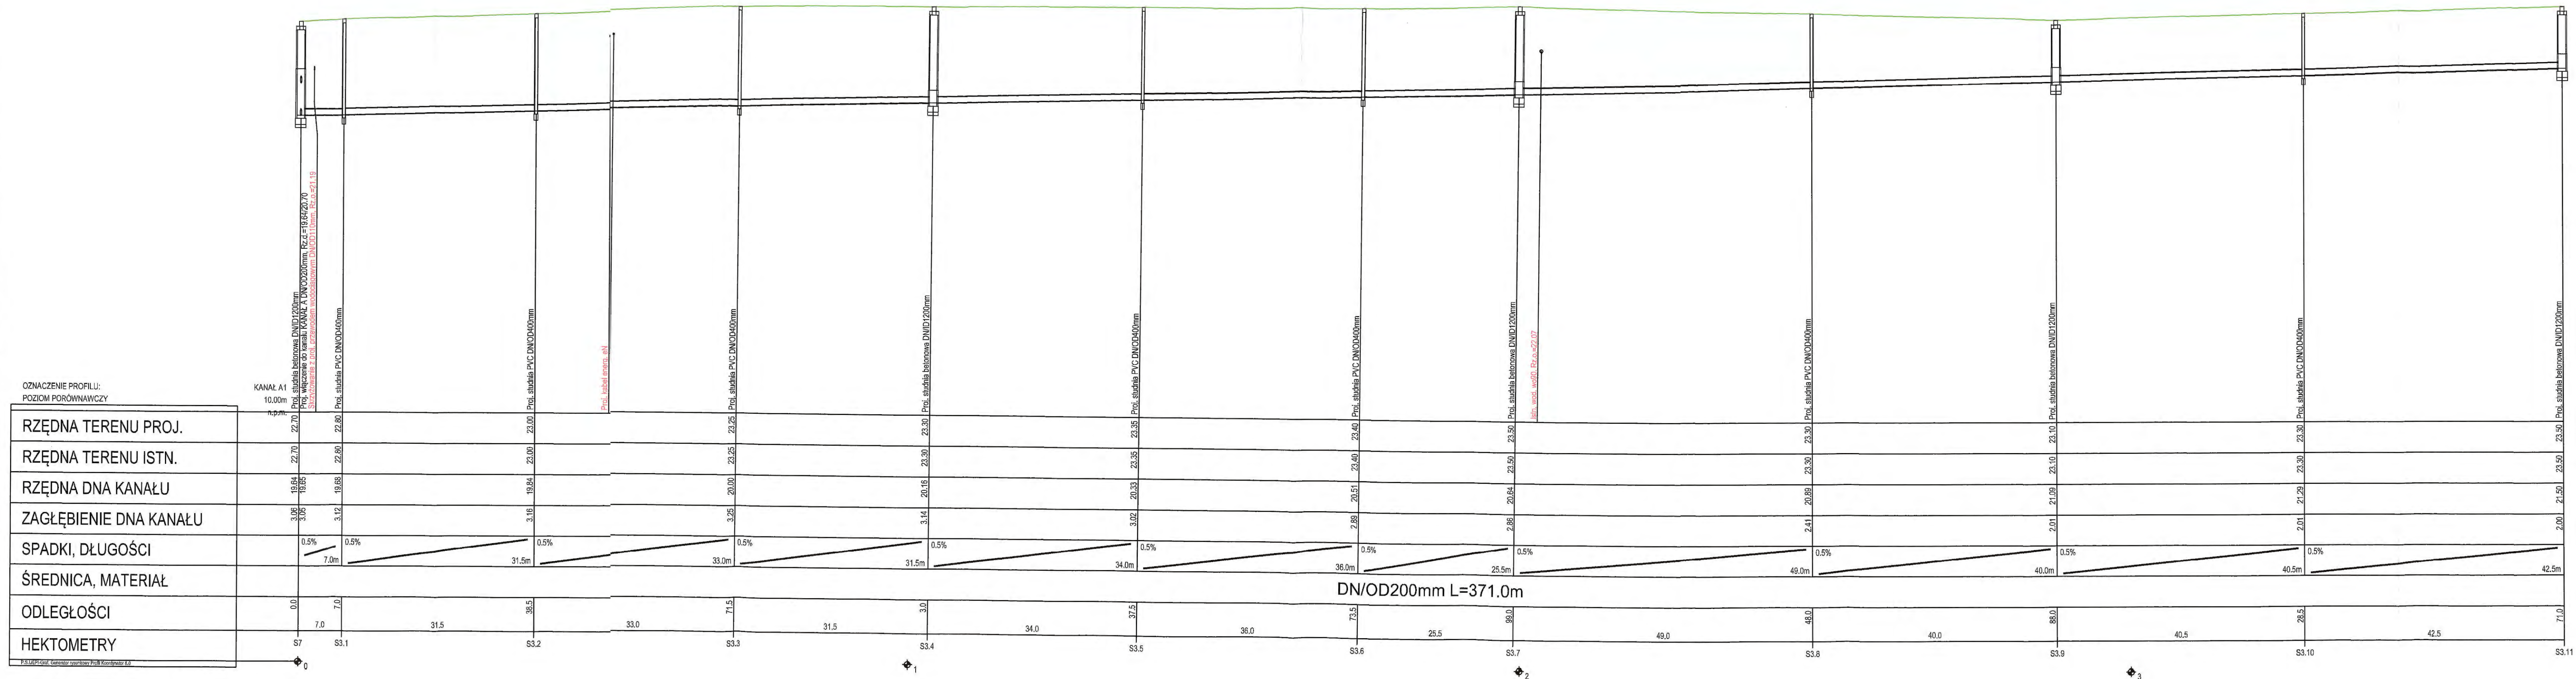

		BIURO PROJEKTOWANIA I NADZORU INWESTYCYJNEGO AQUA PROJECT 76-301 MŚCICE UL. PARKOWA 36 tel. kom. 668 822 906, e-mail: aquaprojekt@wp.pl	
PRAWA AUTORSKIE ZASTRZEŻONE. COPY RIGHTS RESERVED Przedmiotowy projekt chroniony jest prawem autorskim zgodnie z art. 1 Ustawy o Prawie Autorskim i Prawach Pokrewnych z dnia 4 lutego 1994 r. (Dz. U. nr 34 poz. 83)			
nazwa zamierzenia budowlanego	BUDOWA SIECI WODOCIĄGOWEJ I KANALIZACJI ŚCIEKOWEJ W NIEMIICY		
obiekt	SIEĆ KANALIZACYJNA		
numer obrębu numery działek ewidencyjnych	307, 310, 311, 350, 351, 352 obr. Niemica		
nazwa inwestora adres inwestora	GMINA MALECHOWO MALECHOWO 22 A 76-142 MALECHOWO		
tytuł rysunku	PROFIL PODŁUŻNY SIECI SIECI KANALIZACJI ŚCIEKOWEJ		
Imię i nazwisko projektanta	mgr inż. Violetta MAŁOWIEJSKA		
numer uprawnień budowlanych	UAN-U.73427/41/97 ZAP/IS/0213/03		
Imię i nazwisko projektanta sprawdzającego	mgr inż. Katarzyna MACIEJEWSKA		
numer uprawnień budowlanych	POM/0244/POOS/09 POM/IS/0351/22		
Imię i nazwisko opracowującego	mgr inż. Bartosz MACIEJEWSKI		
numer uprawnień budowlanych	-		
data	zakres opracowania	skala	data opracowania
PT	sieć kanalizacyjna	1:100/500	sierpień 2023
nr rysunku			strona
11			47